


No.	【施設名称】
①	競技会場(50m)
②	競技会場(10m)
③	受付案内所
④	弁当引換所
⑤	救護所
⑥	警備本部
⑦	シャトルバス乗降所
⑧	輸送交通係控所
⑨	競技補助員控所
⑩	競技会係員控所
⑪	10mRTS室
⑫	用具検査所・フォローアップ会場・インナーチェック
⑬	銃器保管庫
⑭	銃器引渡所
⑮	荷物置場
⑯	選手・監督控所
⑰	男子更衣室
⑱	女子更衣室
⑲	宅配サービス
⑳	一般休憩所
㉑	仮設トイレ
㉒	ごみ集積所
㉓	トイレ(既存)
㉔	仮設通路
㉕	ジャケット干し
㉖	銃器手入所
㉗	ガス充填所
㉘	総合得点計算室
㉙	印刷・筆耕室
㉚	実施本部
㉛	50mRTS室
㉜	競技役員控室
㉝	倉庫
㉞	競技本部
㉟	応接セット
㊱	式典会場
㊲	監督・コーチ席
㊳	技術員席
㊴	ジュリー席
㊵	射座
㊶	ドライファイアエリア

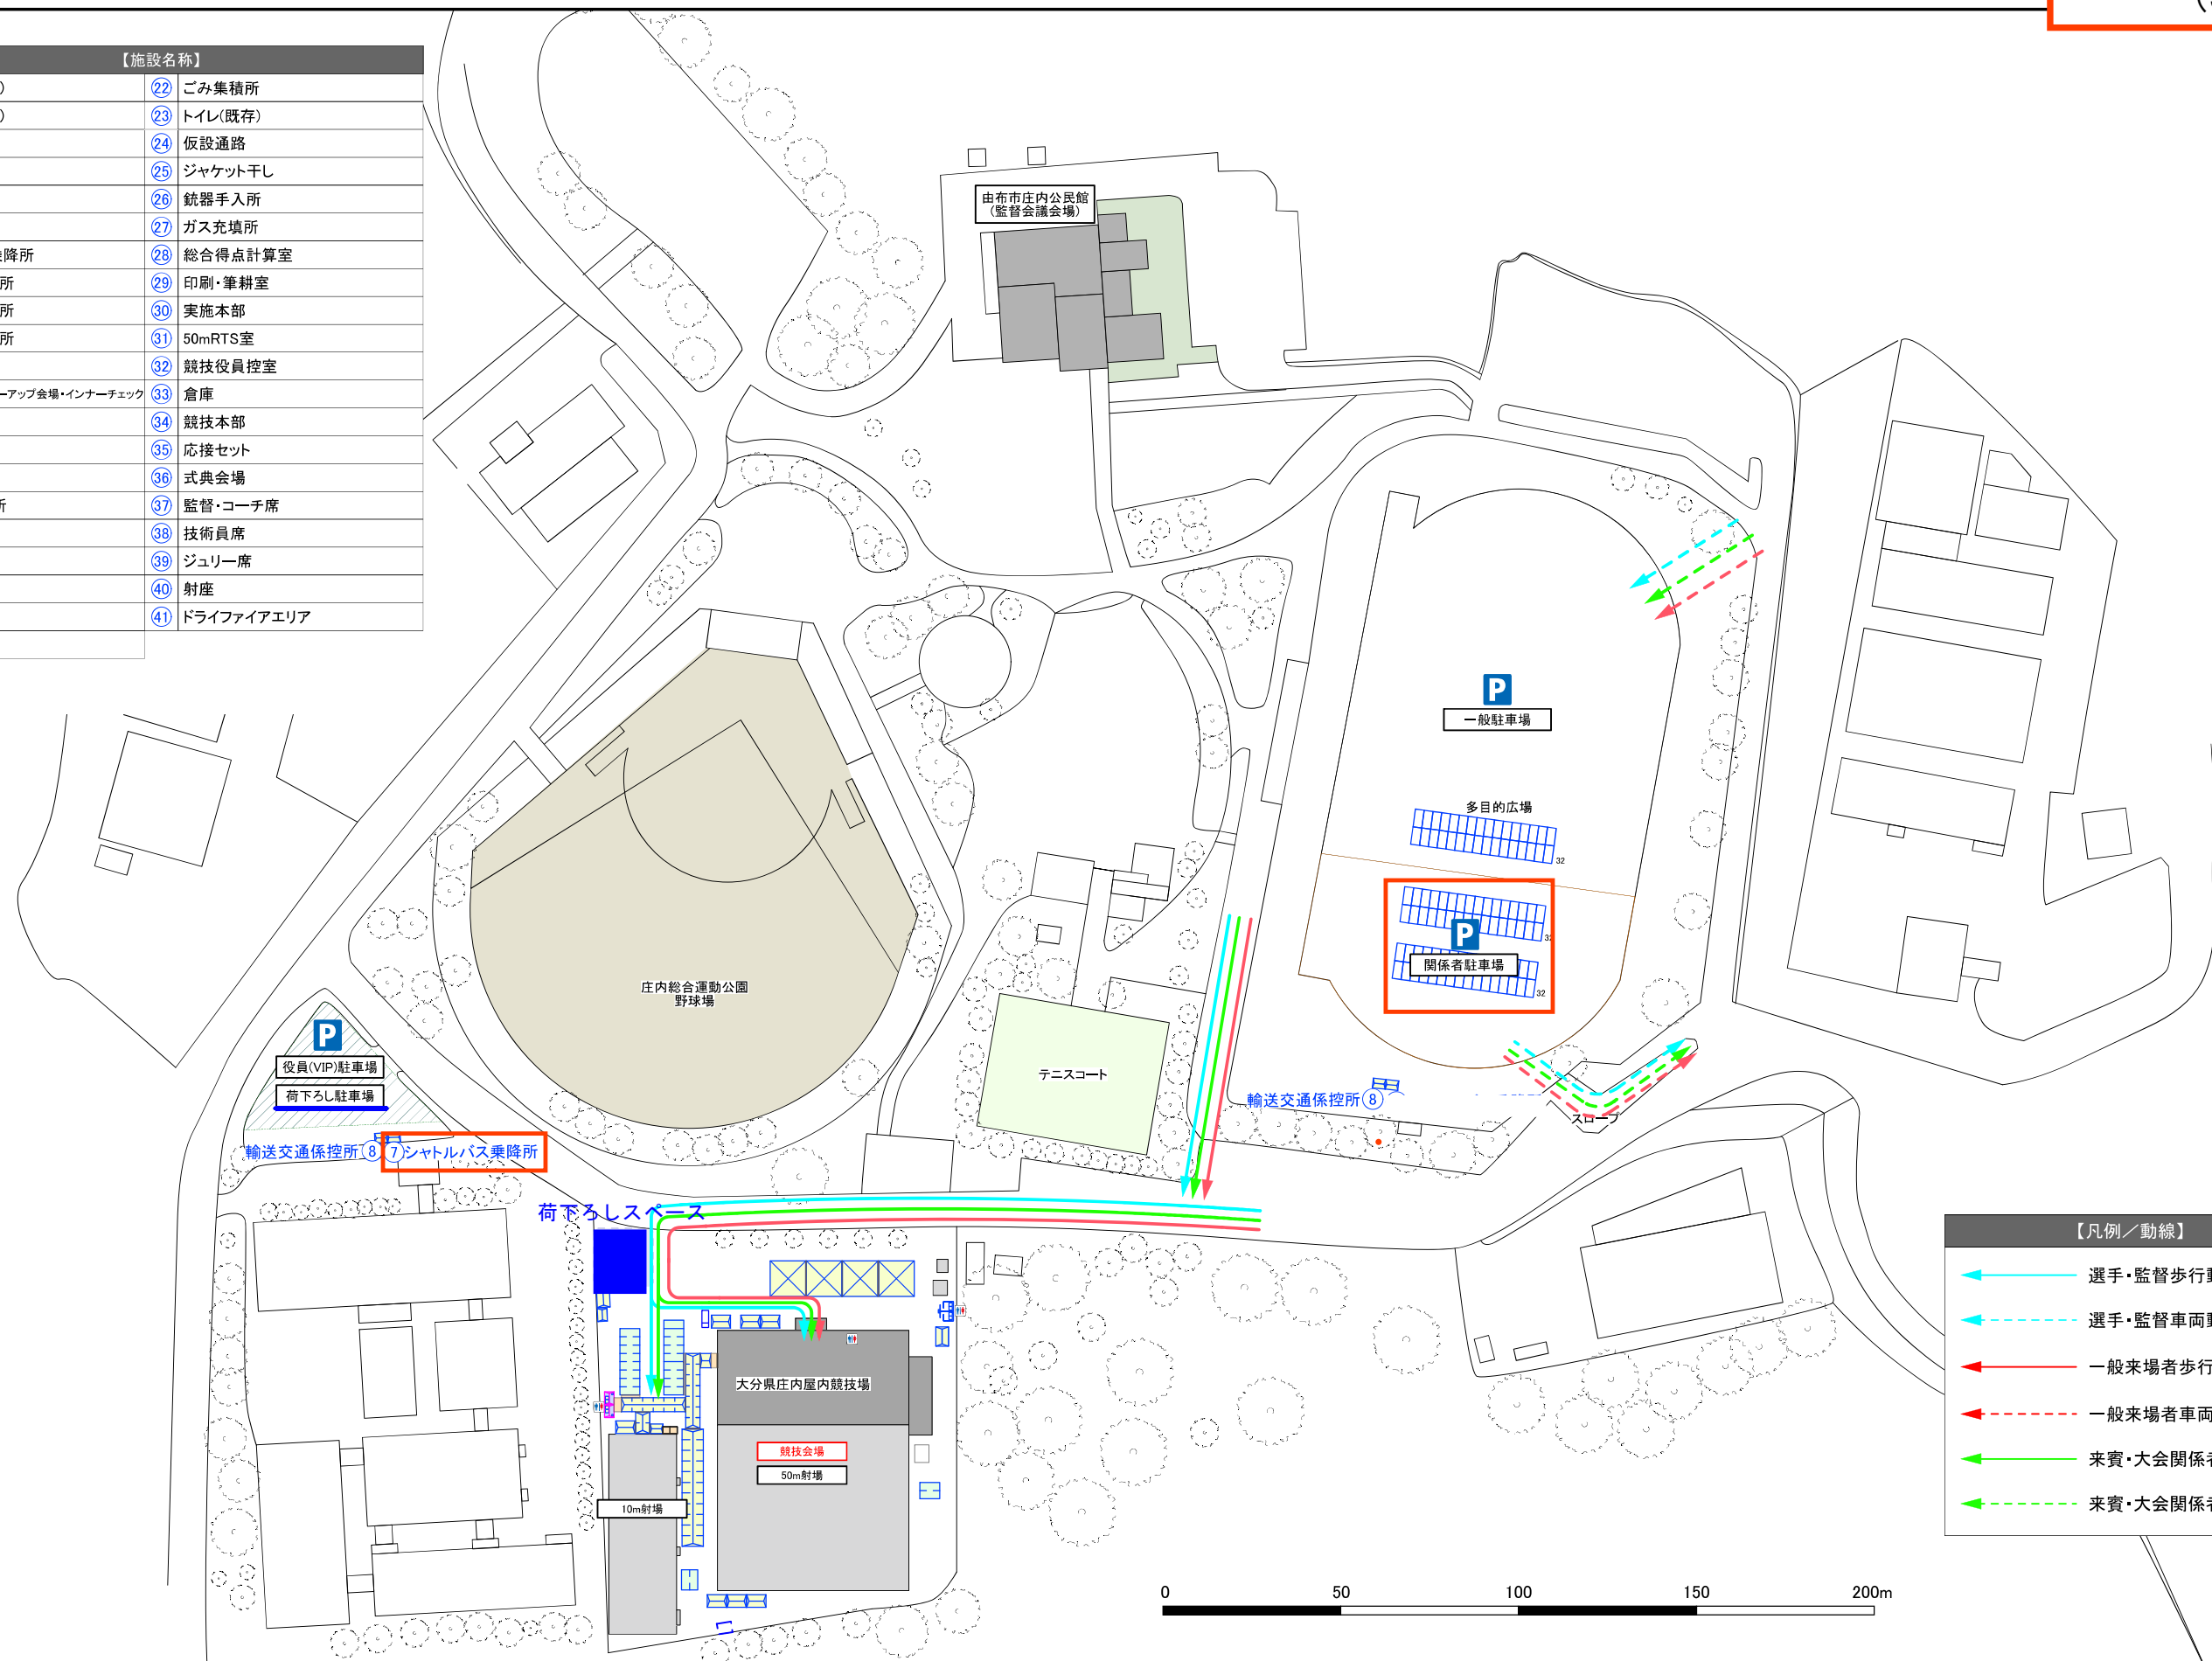


【凡例/動線】	
	選手・監督歩行動線
	選手・監督車両動線
	一般来場者歩行動線
	一般来場者車両動線
	来賓・大会関係者歩行動線
	来賓・大会関係者車両動線

承認	第78回国民スポーツ大会(SAGA2024)
開催日	参加者

実施競技	ライフル射撃(50m・10m)競技会場 【リハーサル大会】
実施会場	大分県立庄内屋内競技場/会場全体図

縮尺	1/1800 (A3)
図面番号	更新日 2023.10.03

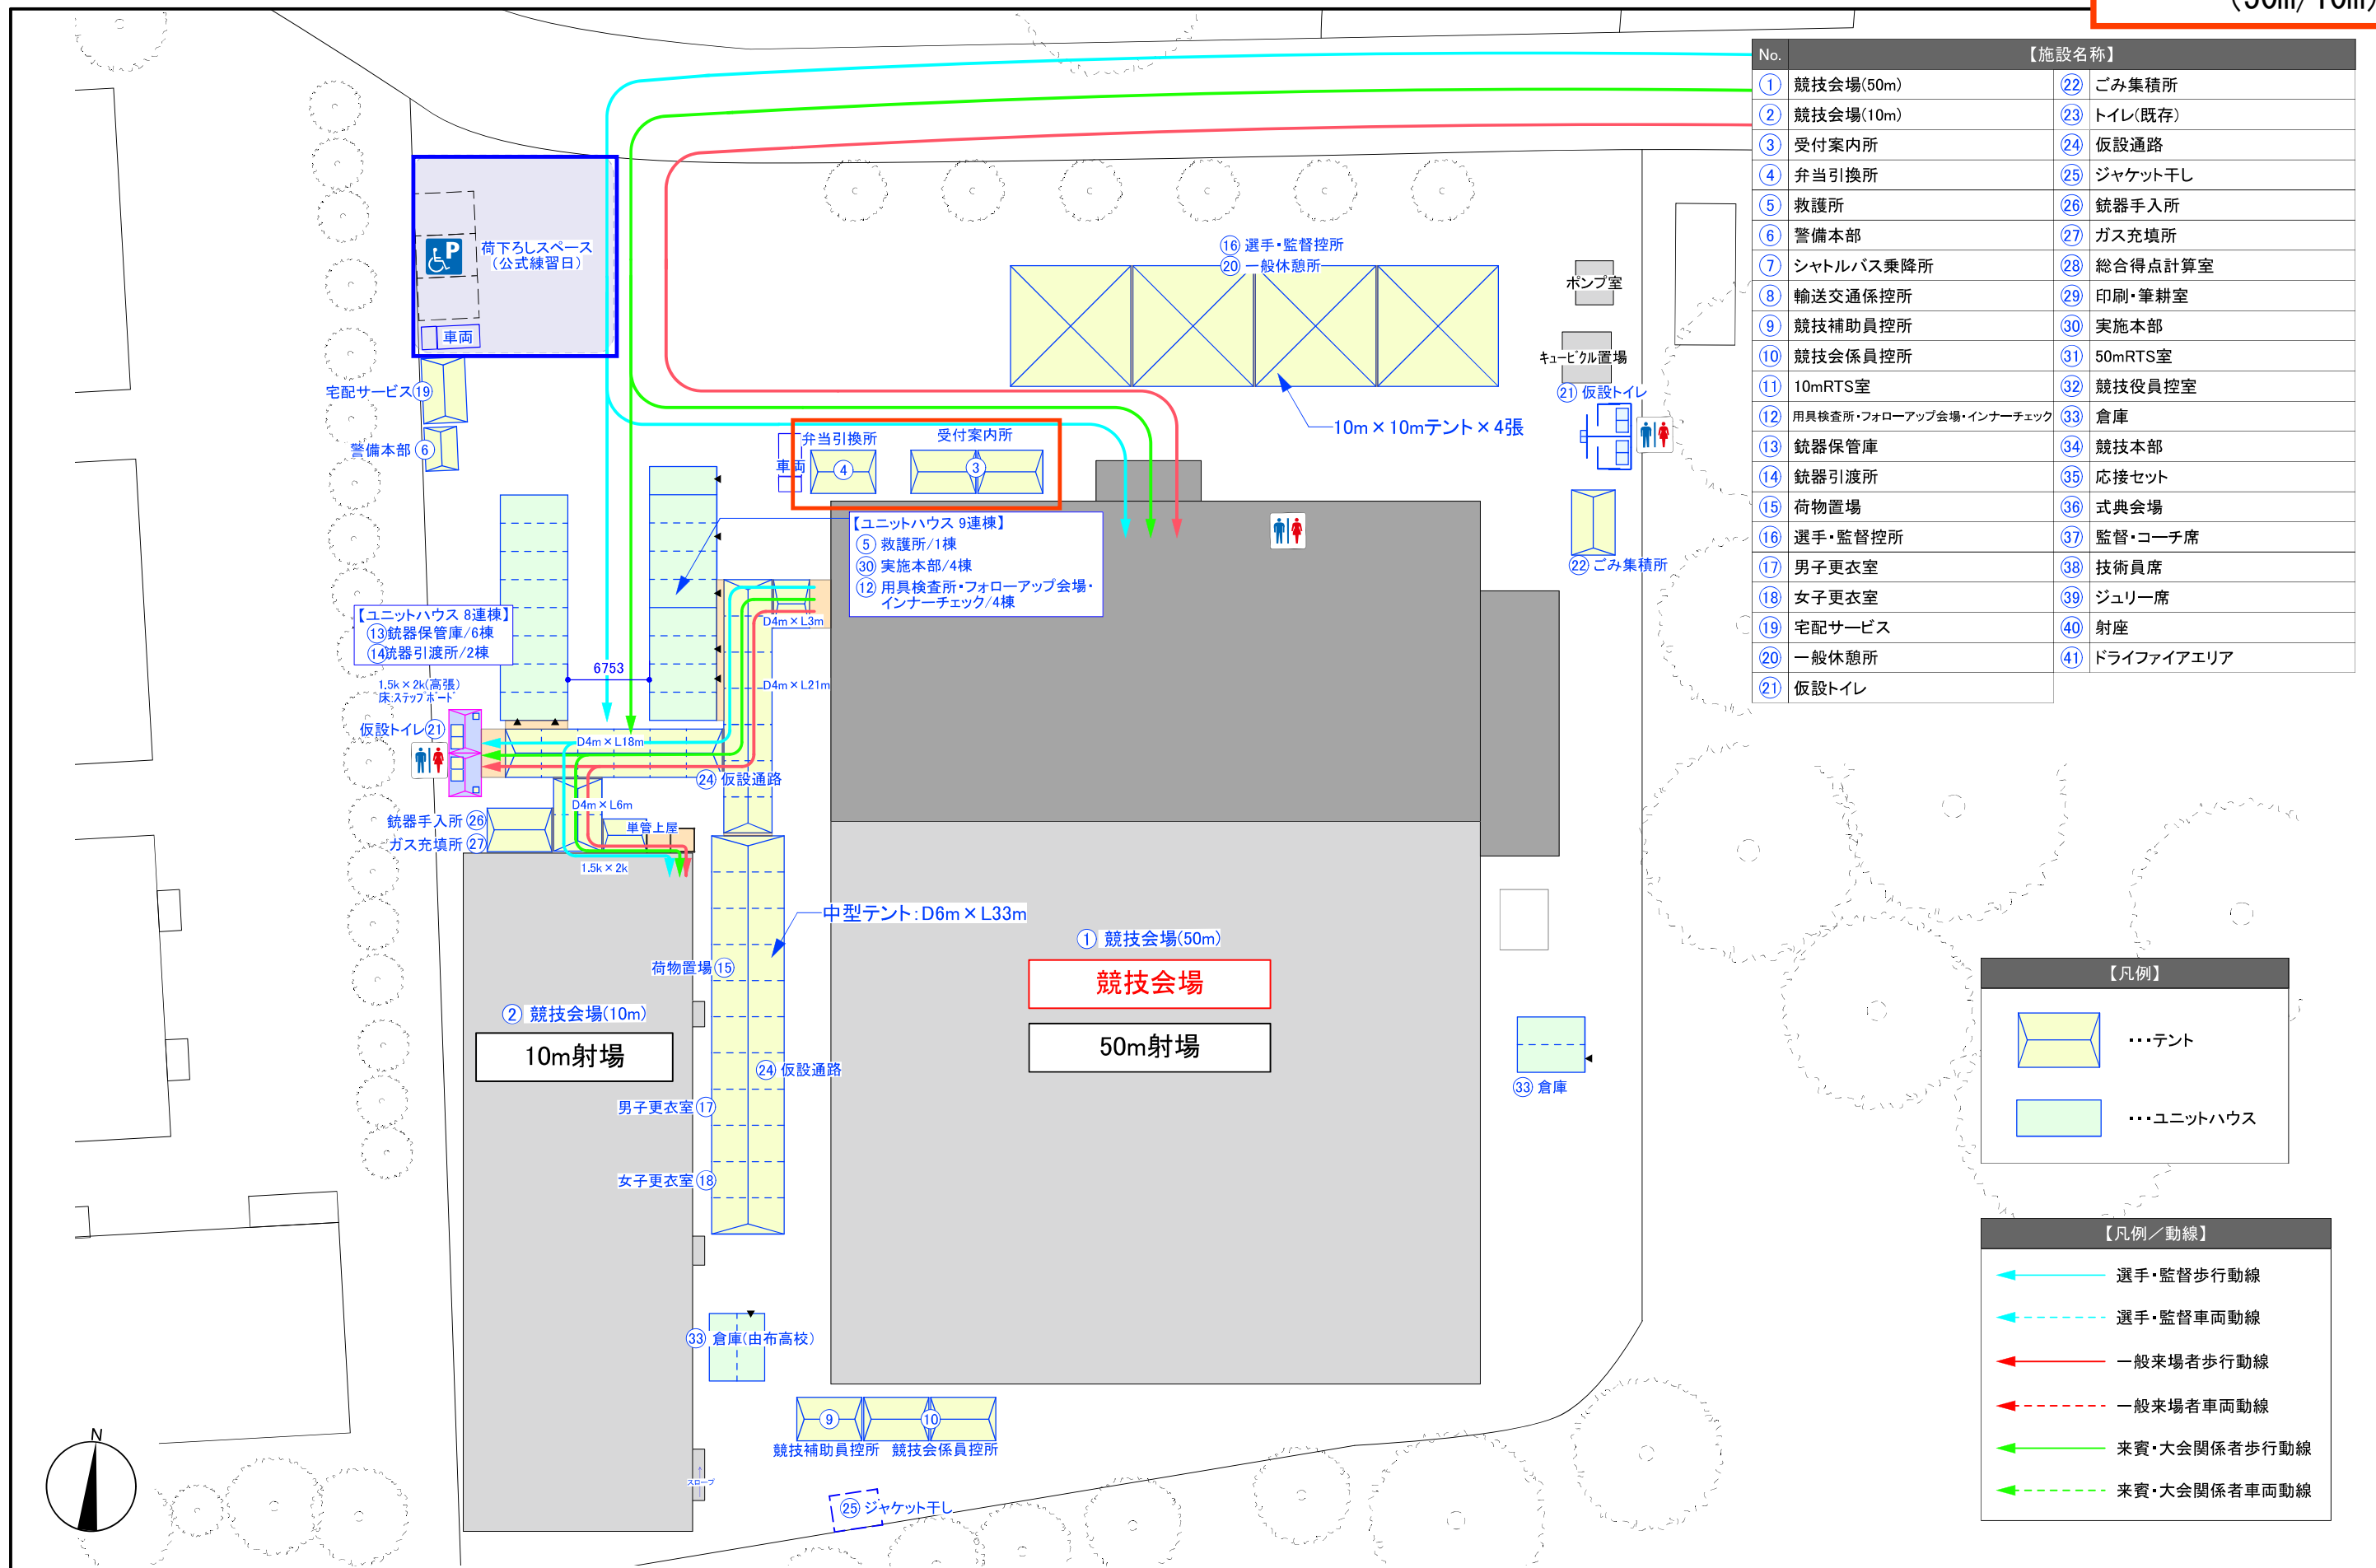

No.	【施設名称】		
①	競技会場(50m)	②②	ゴミ集積所
②	競技会場(10m)	②③	トイレ(既存)
③	受付案内所	②④	仮設通路
④	弁当引換所	②⑤	ジャケット干し
⑤	救護所	②⑥	銃器手入所
⑥	警備本部	②⑦	ガス充填所
⑦	シャトルバス乗降所	②⑧	総合得点計算室
⑧	輸送交通係控所	②⑨	印刷・筆耕室
⑨	競技補助員控所	②⑩	実施本部
⑩	競技会係員控所	②⑪	50mRTS室
⑪	10mRTS室	②⑫	競技役員控室
⑫	用具検査所・フォローアップ会場・インナーチェック	②⑬	倉庫
⑬	銃器保管庫	②⑭	競技本部
⑭	銃器引渡所	②⑮	応接セット
⑮	荷物置場	②⑯	式典会場
⑯	選手・監督控所	②⑰	監督・コーチ席
⑰	男子更衣室	②⑱	技術員席
⑱	女子更衣室	②⑳	ジュリー席
⑲	宅配サービス	②㉑	射座
⑳	一般休憩所	②㉒	ドライファイアエリア
㉑	仮設トイレ		

【凡例】

	・・・テント
	・・・ユニットハウス

【凡例/動線】


	選手・監督歩行動線
	選手・監督車両動線
	一般来場者歩行動線
	一般来場者車両動線
	来賓・大会関係者歩行動線
	来賓・大会関係者車両動線

承認	第78回国民スポーツ大会(SAGA2024)
開催日	参加者

実施競技	ライフル射撃(50m・10m)競技会場 【リハーサル大会】
実施会場	大分県立庄内屋内競技場/敷地配置図

縮尺	1/500 (A3)
図面番号	更新日 2023.09.29

大分県立庄内屋内競技場 (50m/10m)

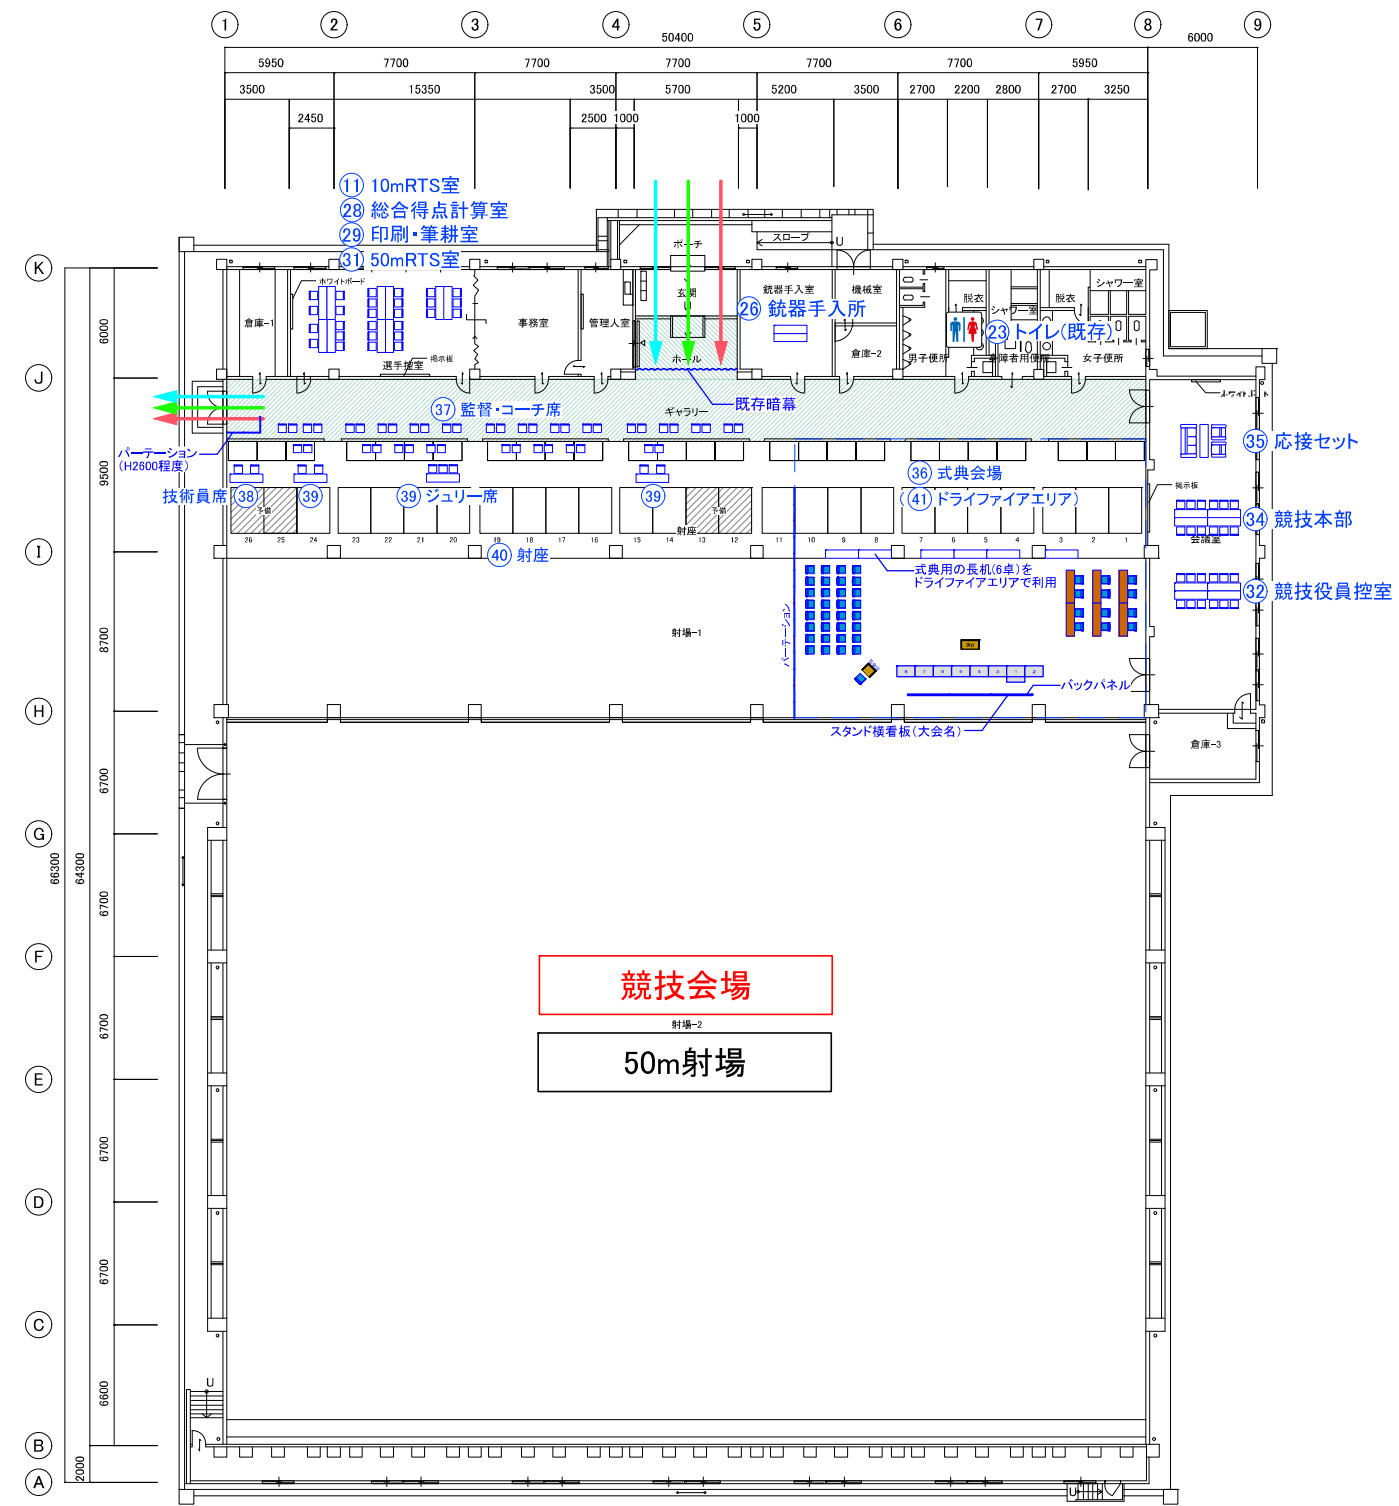

【施設名称】	
①	競技会場(50m)
②	競技会場(10m)
③	受付案内所
④	弁当引換所
⑤	救護所
⑥	警備本部
⑦	シャトルバス乗降所
⑧	輸送交通係控所
⑨	競技補助員控所
⑩	競技会係員控所
⑪	10mRTS室
⑫	用具検査所・フォローアップ会場・インナーチェック
⑬	銃器保管庫
⑭	銃器引渡所
⑮	荷物置場
⑯	選手・監督控所
⑰	男子更衣室
⑱	女子更衣室
⑲	宅配サービス
⑲	一般休憩所
⑲	仮設トイレ
⑳	ごみ集積所
㉑	トイレ(既存)
㉒	仮設通路
㉓	ジャケット干し
㉔	銃器手入所
㉕	ガス充填所
㉖	総合得点計算室
㉗	印刷・筆耕室
㉘	印刷・筆耕室
㉙	50mRTS室
㉚	50mRTS室
㉛	競技役員控室
㉜	倉庫
㉝	銃器保管庫
㉞	銃器引渡所
㉟	荷物置場
㊱	選手・監督控所
㊲	男子更衣室
㊳	女子更衣室
㊴	宅配サービス
㊵	一般休憩所
㊶	仮設トイレ
㊷	ごみ集積所
㊸	トイレ(既存)
㊹	仮設通路
㊺	ジャケット干し
㊻	銃器手入所
㊼	ガス充填所
㊽	総合得点計算室
㊾	印刷・筆耕室
㊿	印刷・筆耕室
1	50mRTS室
2	50mRTS室
3	競技役員控室
4	倉庫
5	銃器保管庫
6	銃器引渡所
7	荷物置場
8	選手・監督控所
9	男子更衣室
10	女子更衣室
11	宅配サービス
12	一般休憩所
13	仮設トイレ
14	ごみ集積所
15	トイレ(既存)
16	仮設通路
17	ジャケット干し
18	銃器手入所
19	ガス充填所
20	総合得点計算室
21	印刷・筆耕室
22	印刷・筆耕室
23	50mRTS室
24	50mRTS室
25	競技役員控室
26	倉庫
27	銃器保管庫
28	銃器引渡所
29	荷物置場
30	選手・監督控所
31	男子更衣室
32	女子更衣室
33	宅配サービス
34	一般休憩所
35	仮設トイレ
36	ごみ集積所
37	トイレ(既存)
38	仮設通路
39	ジャケット干し
40	銃器手入所
41	ガス充填所
42	総合得点計算室
43	印刷・筆耕室
44	印刷・筆耕室
45	50mRTS室
46	50mRTS室
47	競技役員控室
48	倉庫
49	銃器保管庫
50	銃器引渡所
51	荷物置場
52	選手・監督控所
53	男子更衣室
54	女子更衣室
55	宅配サービス
56	一般休憩所
57	仮設トイレ
58	ごみ集積所
59	トイレ(既存)
60	仮設通路
61	ジャケット干し
62	銃器手入所
63	ガス充填所
64	総合得点計算室
65	印刷・筆耕室
66	印刷・筆耕室
67	50mRTS室
68	50mRTS室
69	競技役員控室
70	倉庫
71	銃器保管庫
72	銃器引渡所
73	荷物置場
74	選手・監督控所
75	男子更衣室
76	女子更衣室
77	宅配サービス
78	一般休憩所
79	仮設トイレ
80	ごみ集積所
81	トイレ(既存)
82	仮設通路
83	ジャケット干し
84	銃器手入所
85	ガス充填所
86	総合得点計算室
87	印刷・筆耕室
88	印刷・筆耕室
89	50mRTS室
90	50mRTS室
91	競技役員控室
92	倉庫
93	銃器保管庫
94	銃器引渡所
95	荷物置場
96	選手・監督控所
97	男子更衣室
98	女子更衣室
99	宅配サービス
100	一般休憩所
101	仮設トイレ

競技会場
射場-2
50m射場

平面図 S=1/400

養生範囲200㎡

【凡例/動線】


- 選手・監督歩行動線
- 選手・監督車両動線
- 一般来場者歩行動線
- 一般来場者車両動線
- 来賓・大会関係者歩行動線
- 来賓・大会関係者車両動線

承認	
開催日	
参加者	

第78回国民スポーツ大会(SAGA2024)	
実施競技	ライフル射撃(50m・10m)競技会場 【リハーサル大会】
実施会場	大分県立庄内屋内競技場/50m競技会場


縮尺	1/400 (A3)	図面番号	
更新日	2023.09.29		

【施設名称】	
①	競技会場(50m)
②	競技会場(10m)
③	受付案内所
④	弁当引換所
⑤	救護所
⑥	警備本部
⑦	シャトルバス乗降所
⑧	輸送交通係控所
⑨	競技補助員控所
⑩	競技会係員控所
⑪	10mRTS室
⑫	用具検査所・フォローアップ会場・インナーチェック
⑬	銃器保管庫
⑭	銃器引渡所
⑮	荷物置場
⑯	選手・監督控所
⑰	男子更衣室
⑱	女子更衣室
⑲	宅配サービス
⑳	一般休憩所
㉑	仮設トイレ
㉒	ゴミ集積所
㉓	トイレ(既存)
㉔	仮設通路
㉕	ジャケット干し
㉖	銃器手入所
㉗	ガス充填所
㉘	総合得点計算室
㉙	印刷・筆耕室
㉚	実施本部
㉛	50mRTS室
㉜	競技役員控室
㉝	倉庫
㉞	競技本部
㉟	応接セット
㊱	式典会場
㊲	監督・コーチ席
㊳	技術員席
㊴	ジュリー席
㊵	射座
㊶	ドライファイアエリア

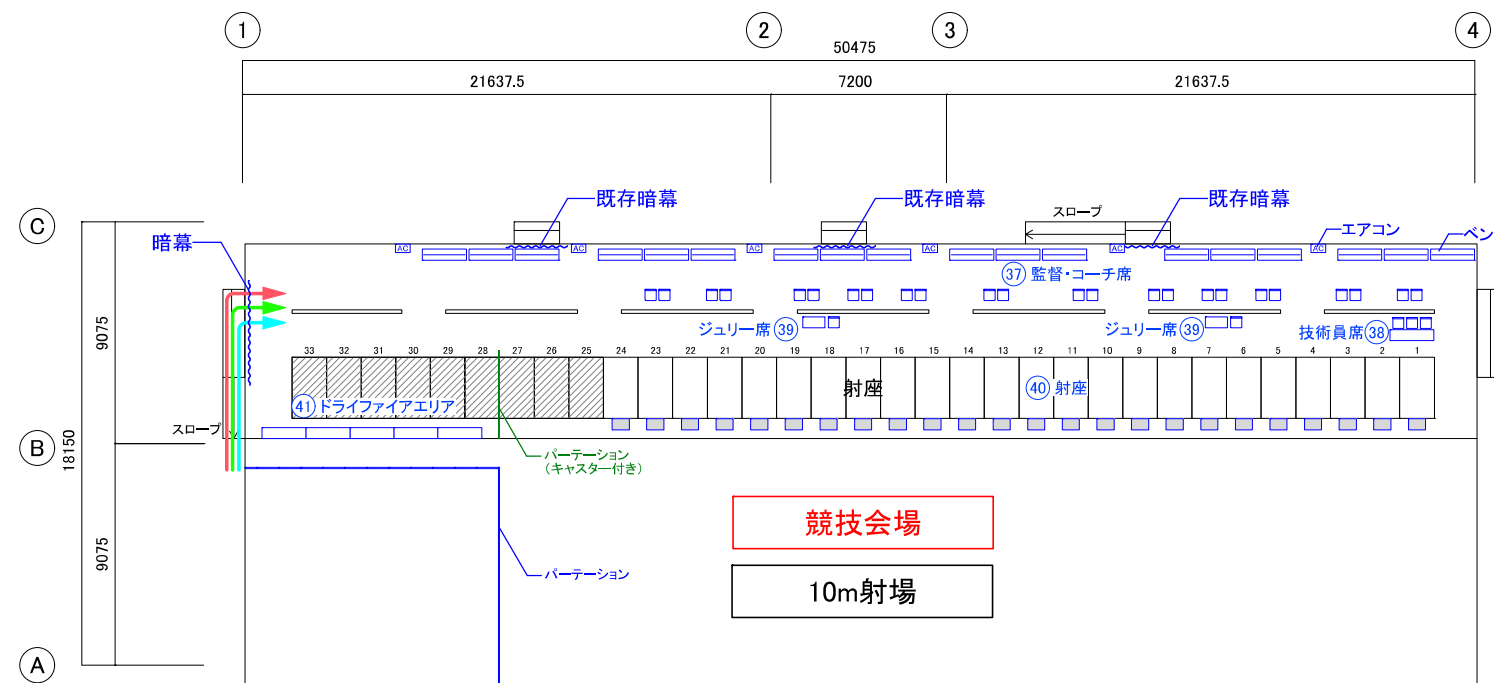

平面図 S=1/300

【凡例/動線】	
	選手・監督歩行動線
	選手・監督車両動線
	一般来場者歩行動線
	一般来場者車両動線
	来賓・大会関係者歩行動線
	来賓・大会関係者車両動線

 

承認	第78回国民スポーツ大会(SAGA2024)
開催日	参加者

実施競技	ライフル射撃(50m・10m)競技会場 【リハーサル大会】
実施会場	大分県立庄内屋内競技場/10m競技会場

縮尺	1/300 (A3)
図面番号	更新日 2023.09.29